

**UBICAZIONE PROGETTO:**

Torino - (TO)

**PROGETTO:**

VALUTAZIONE PROGETTO  
V.V.F.  
Att. 69/3/C - 75/2/B  
D.P.R 151 del 01.08.2011

**OGGETTO DELLA TAVOLA:**

PIANTA PIANO TERRA E  
SEZIONE

**TAVOLA:**

P1 DI 2

**SCALA**

1 : 100

**PROGETTISTA:**

Catia Laronca

**FORMATO:**

A0


**FOGLIO:**

1 di 2


**LEGENDA**

- CHIUSURA REI 60
- CHIUSURA REI 30
- PORTA REI 60
- PORTA REI 30
- E ESTINTORE PORTATILE A POLVERE  
OMOLOGATO D.M.  
3653/1982 (UNI 9492) CON CAPACITA'  
ESTINGUENTE  
NON INFERIORE A 34A 233BC DA 6 kg
- E  
CO2 ESTINTORE PORTATILE A CO2  
OMOLOGATO D.M. 3653/1982  
(UNI 9492) CON CAPACITA' ESTINGUENTE  
113 B da 5 kg
- IDRANTE A MURO UNI 45 A NORMA UNI EN  
57-2  
COMPLETO DI TUBAZIONE FLESSIBILE DN  
45 A NORMA  
UNI EN 14540 DA 20 m E LANCIA A  
EFFETTI MULTIPLI
- PULSANTE DI SEGNALAZIONE MANUALE
- PULSANTE DI SGANCIO ALIMENTAZIONE  
ELETTRICA
- EVAC** SISTEMA DI EVACUAZIONE SONORA  
EVAC
- F RIVELATORE DI FUMO
- APERTURE DI SMALTIMENTO FUMO E  
CALORE - SES
- PERCORSO DI ESODO

PLANIMETRIA PIANO TERRA - SCALA 1:100

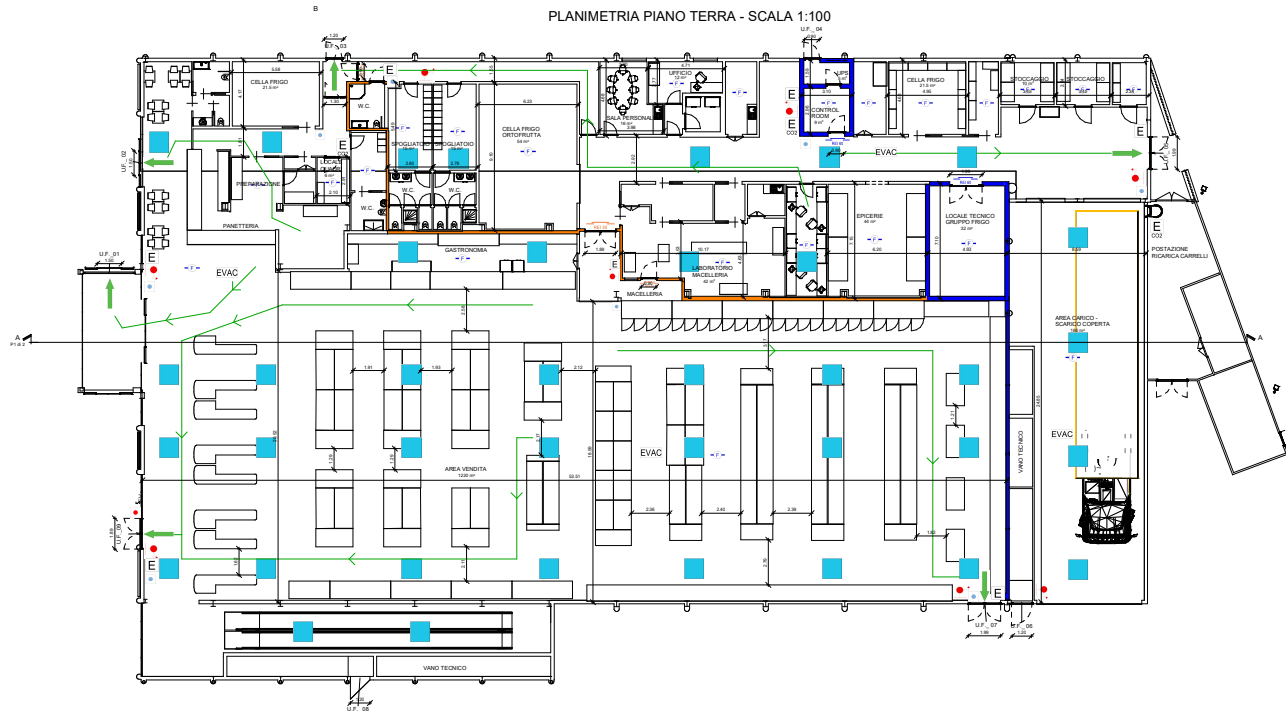

SEZIONE A - A - SCALA 1:100

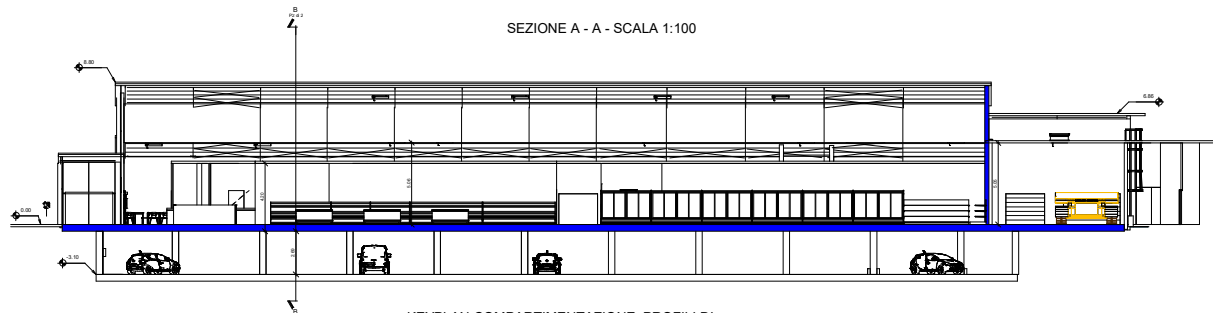

KEYPLAN COMPARTIMENTAZIONE, PROFILI DI  
RISCHIO Rvita E CLASSIFICAZIONE DELLE AREE

