




PIANTA PIANO TERRA

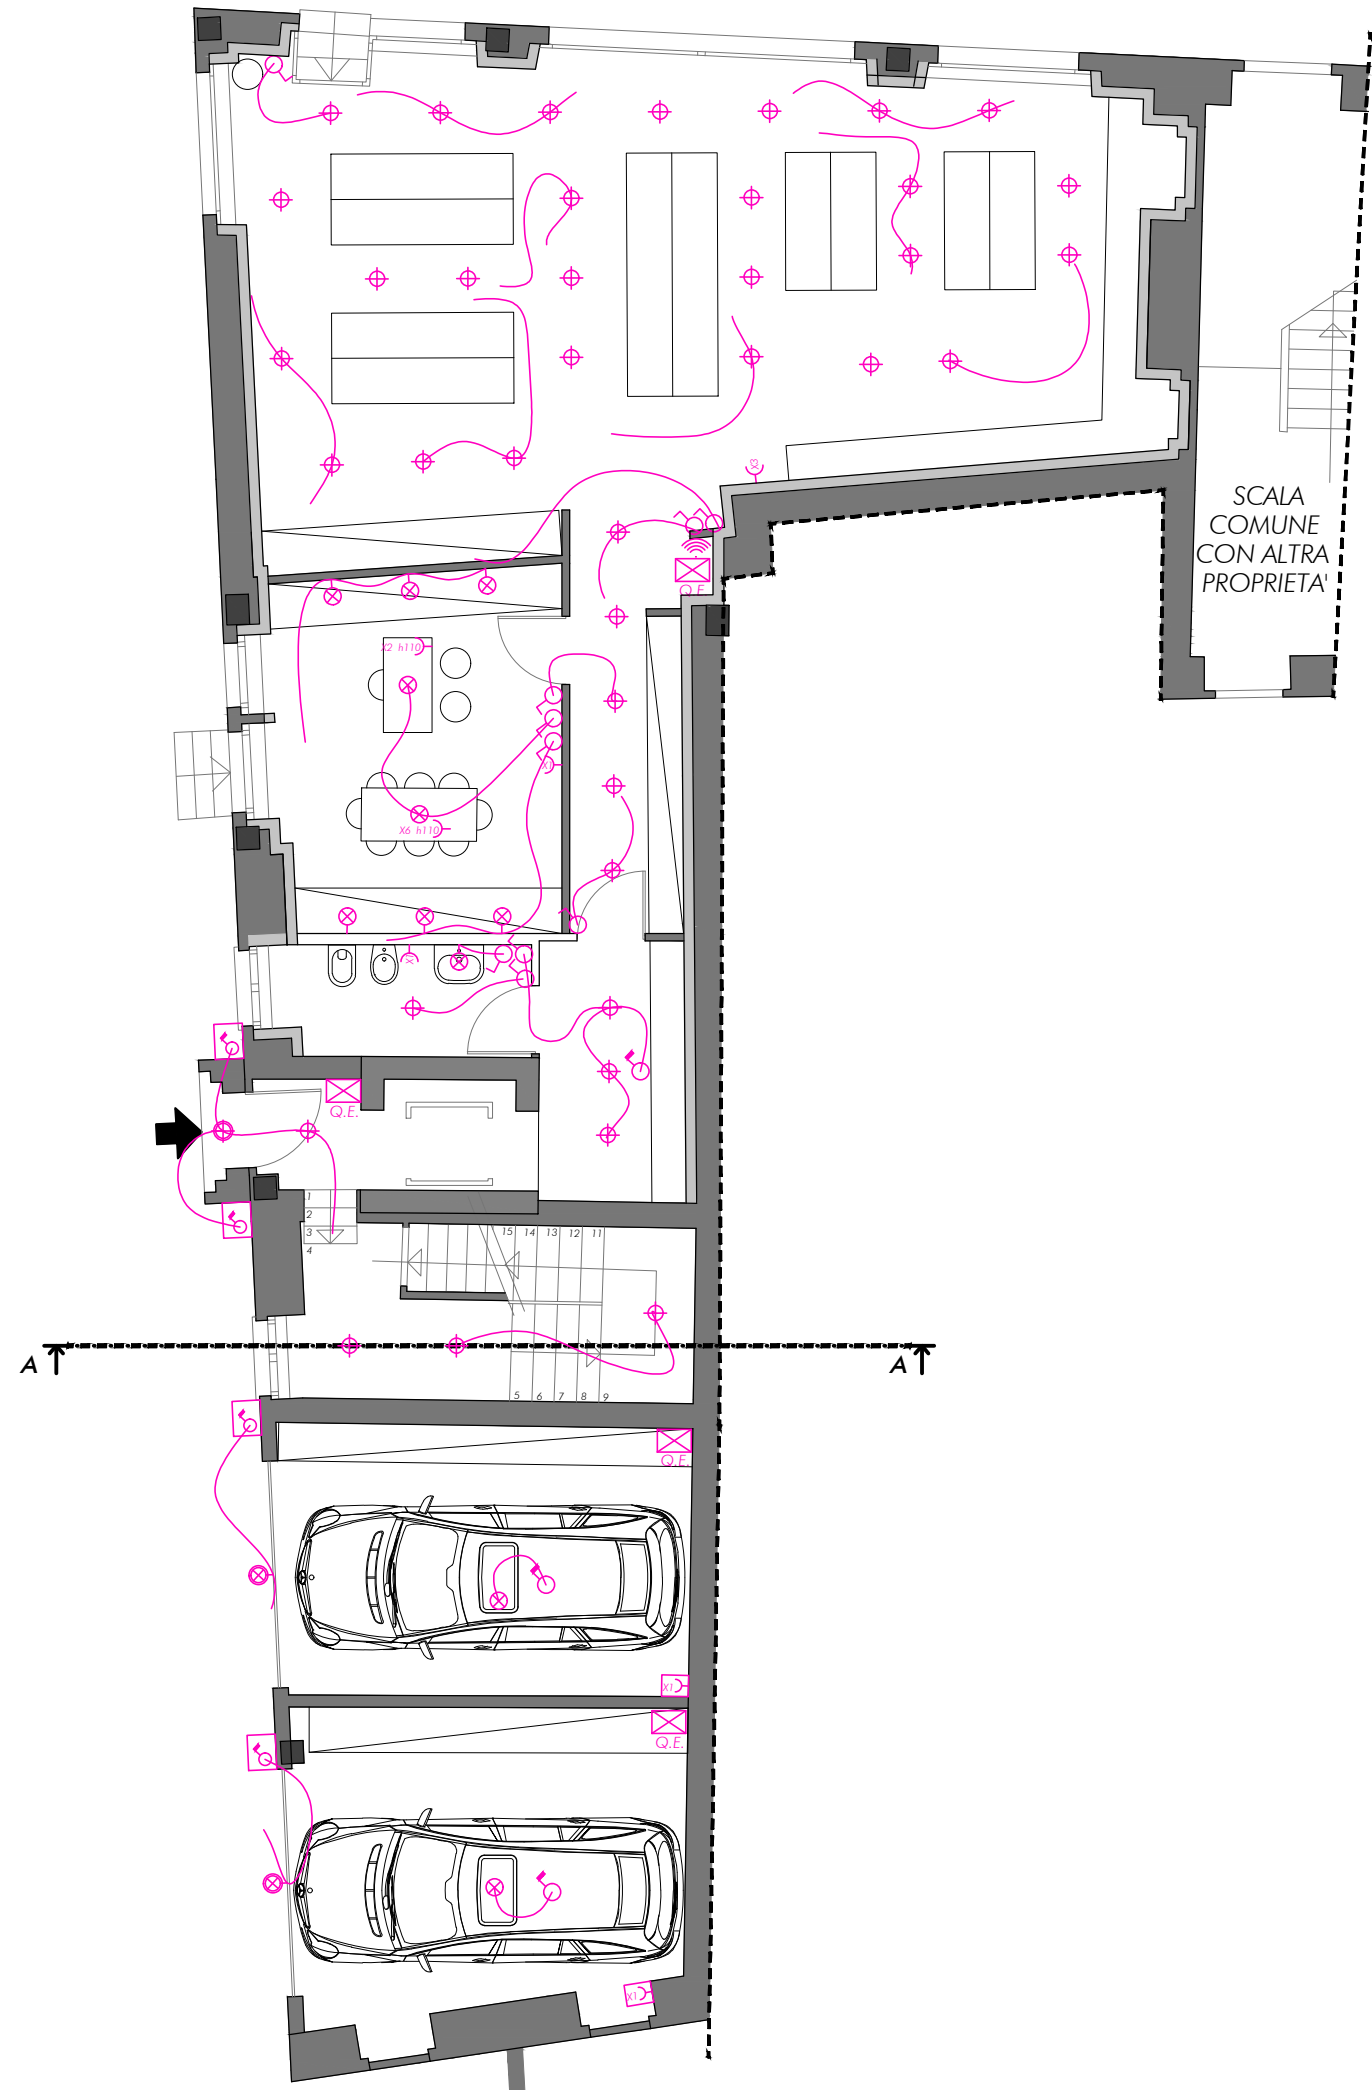

PIANTA PIANO PRIMO

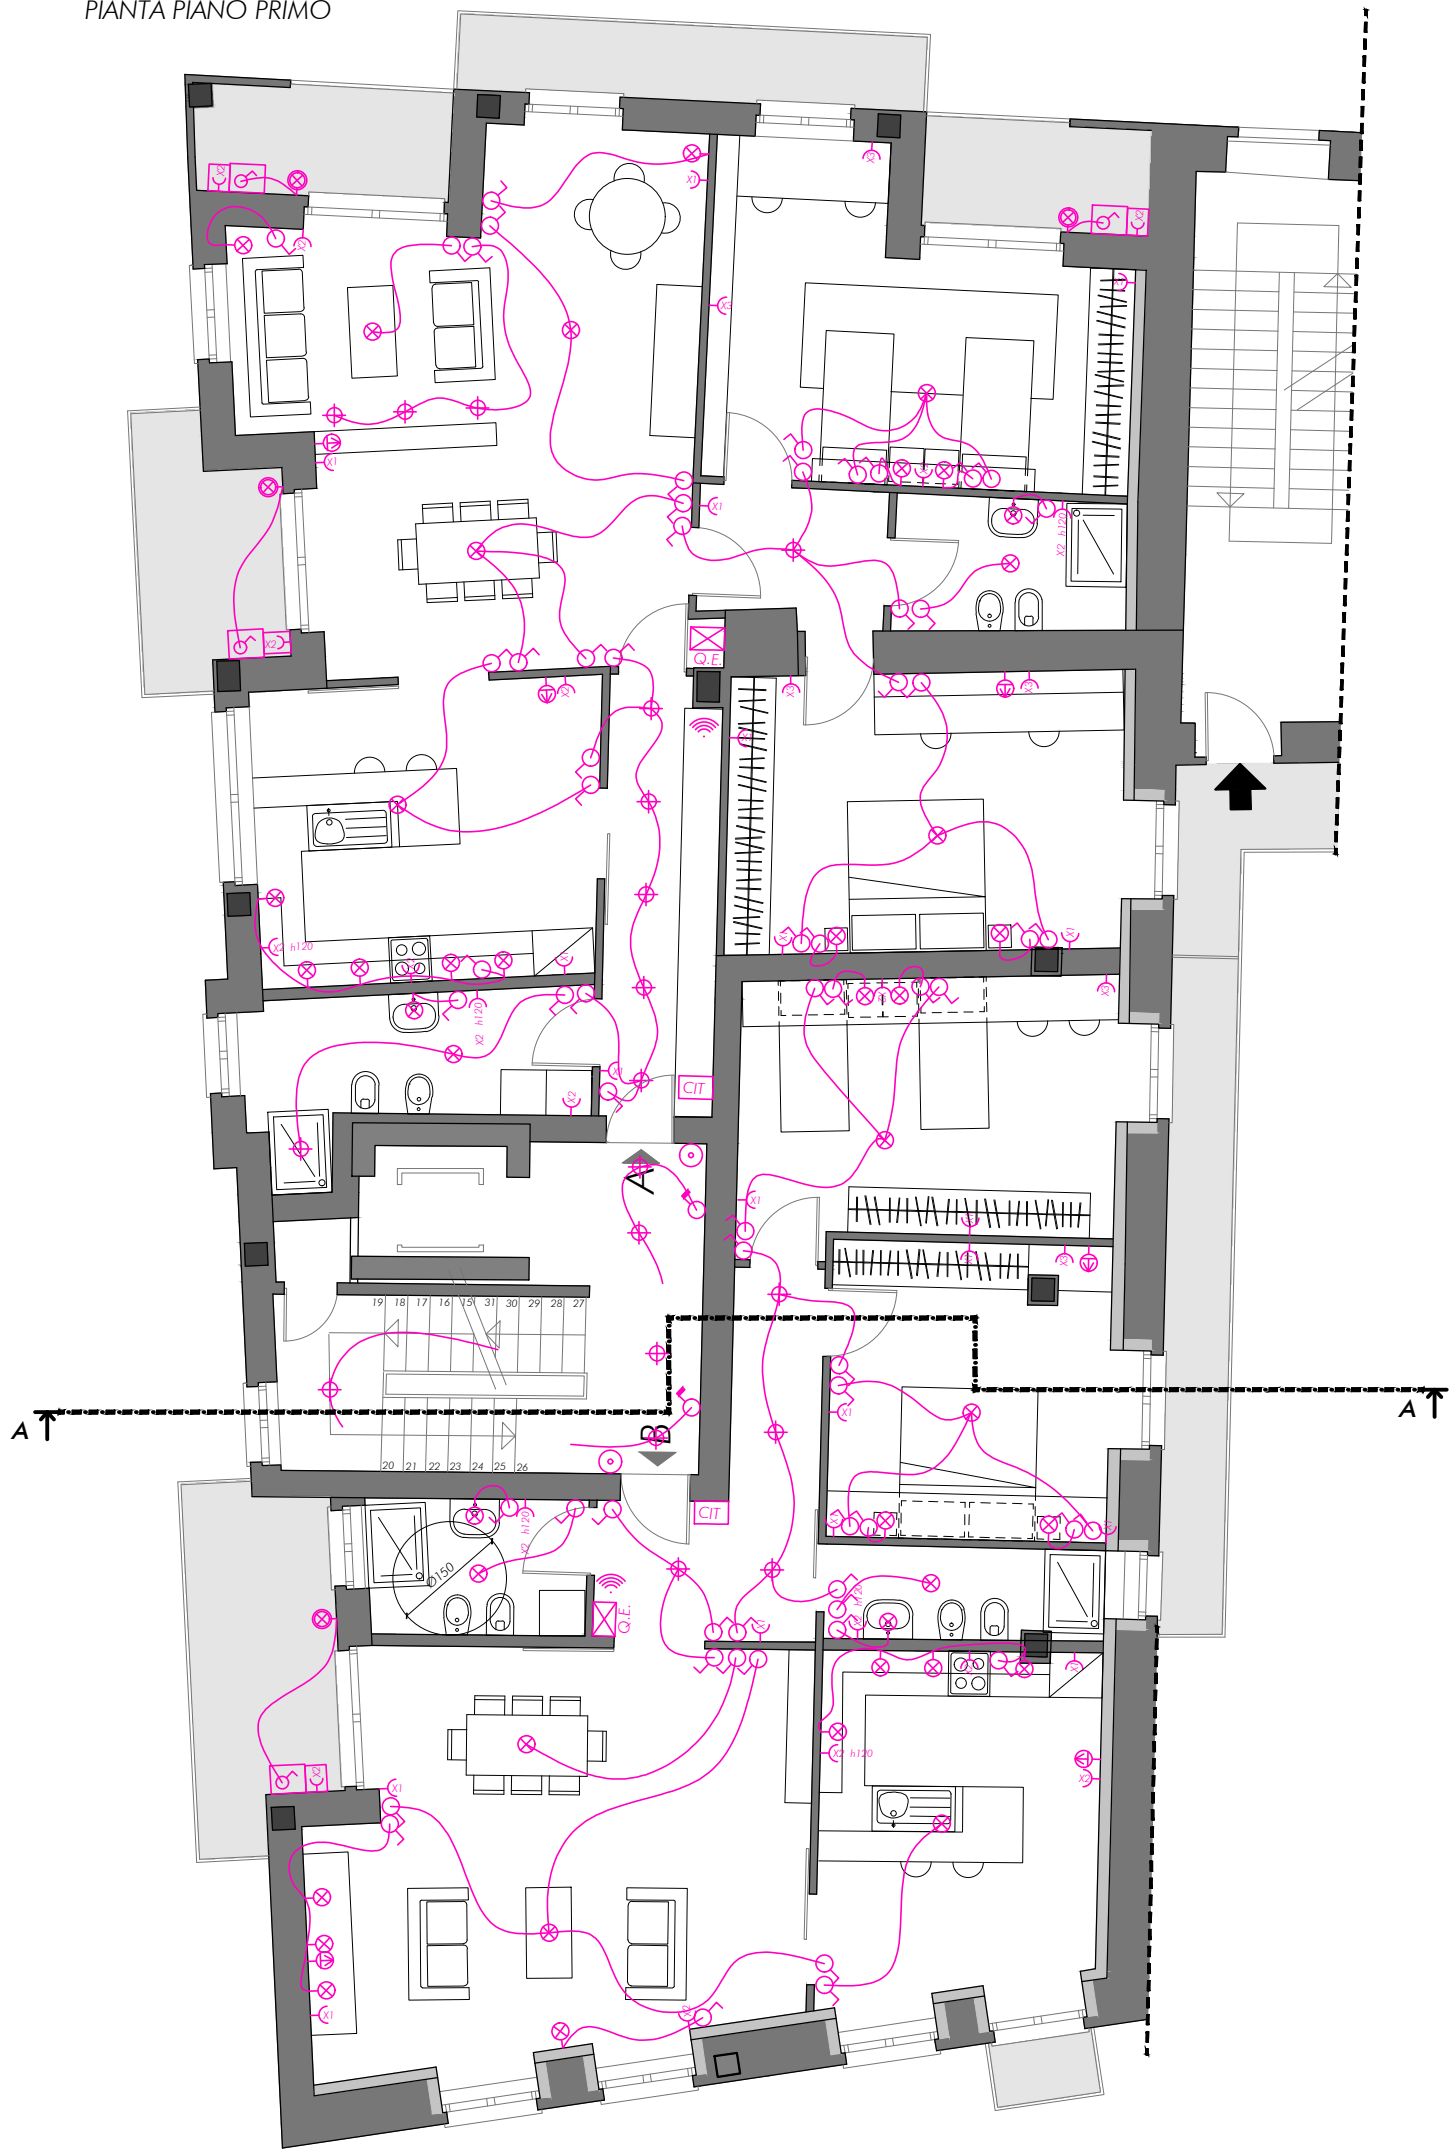

PIANTA PIANO SECONDO

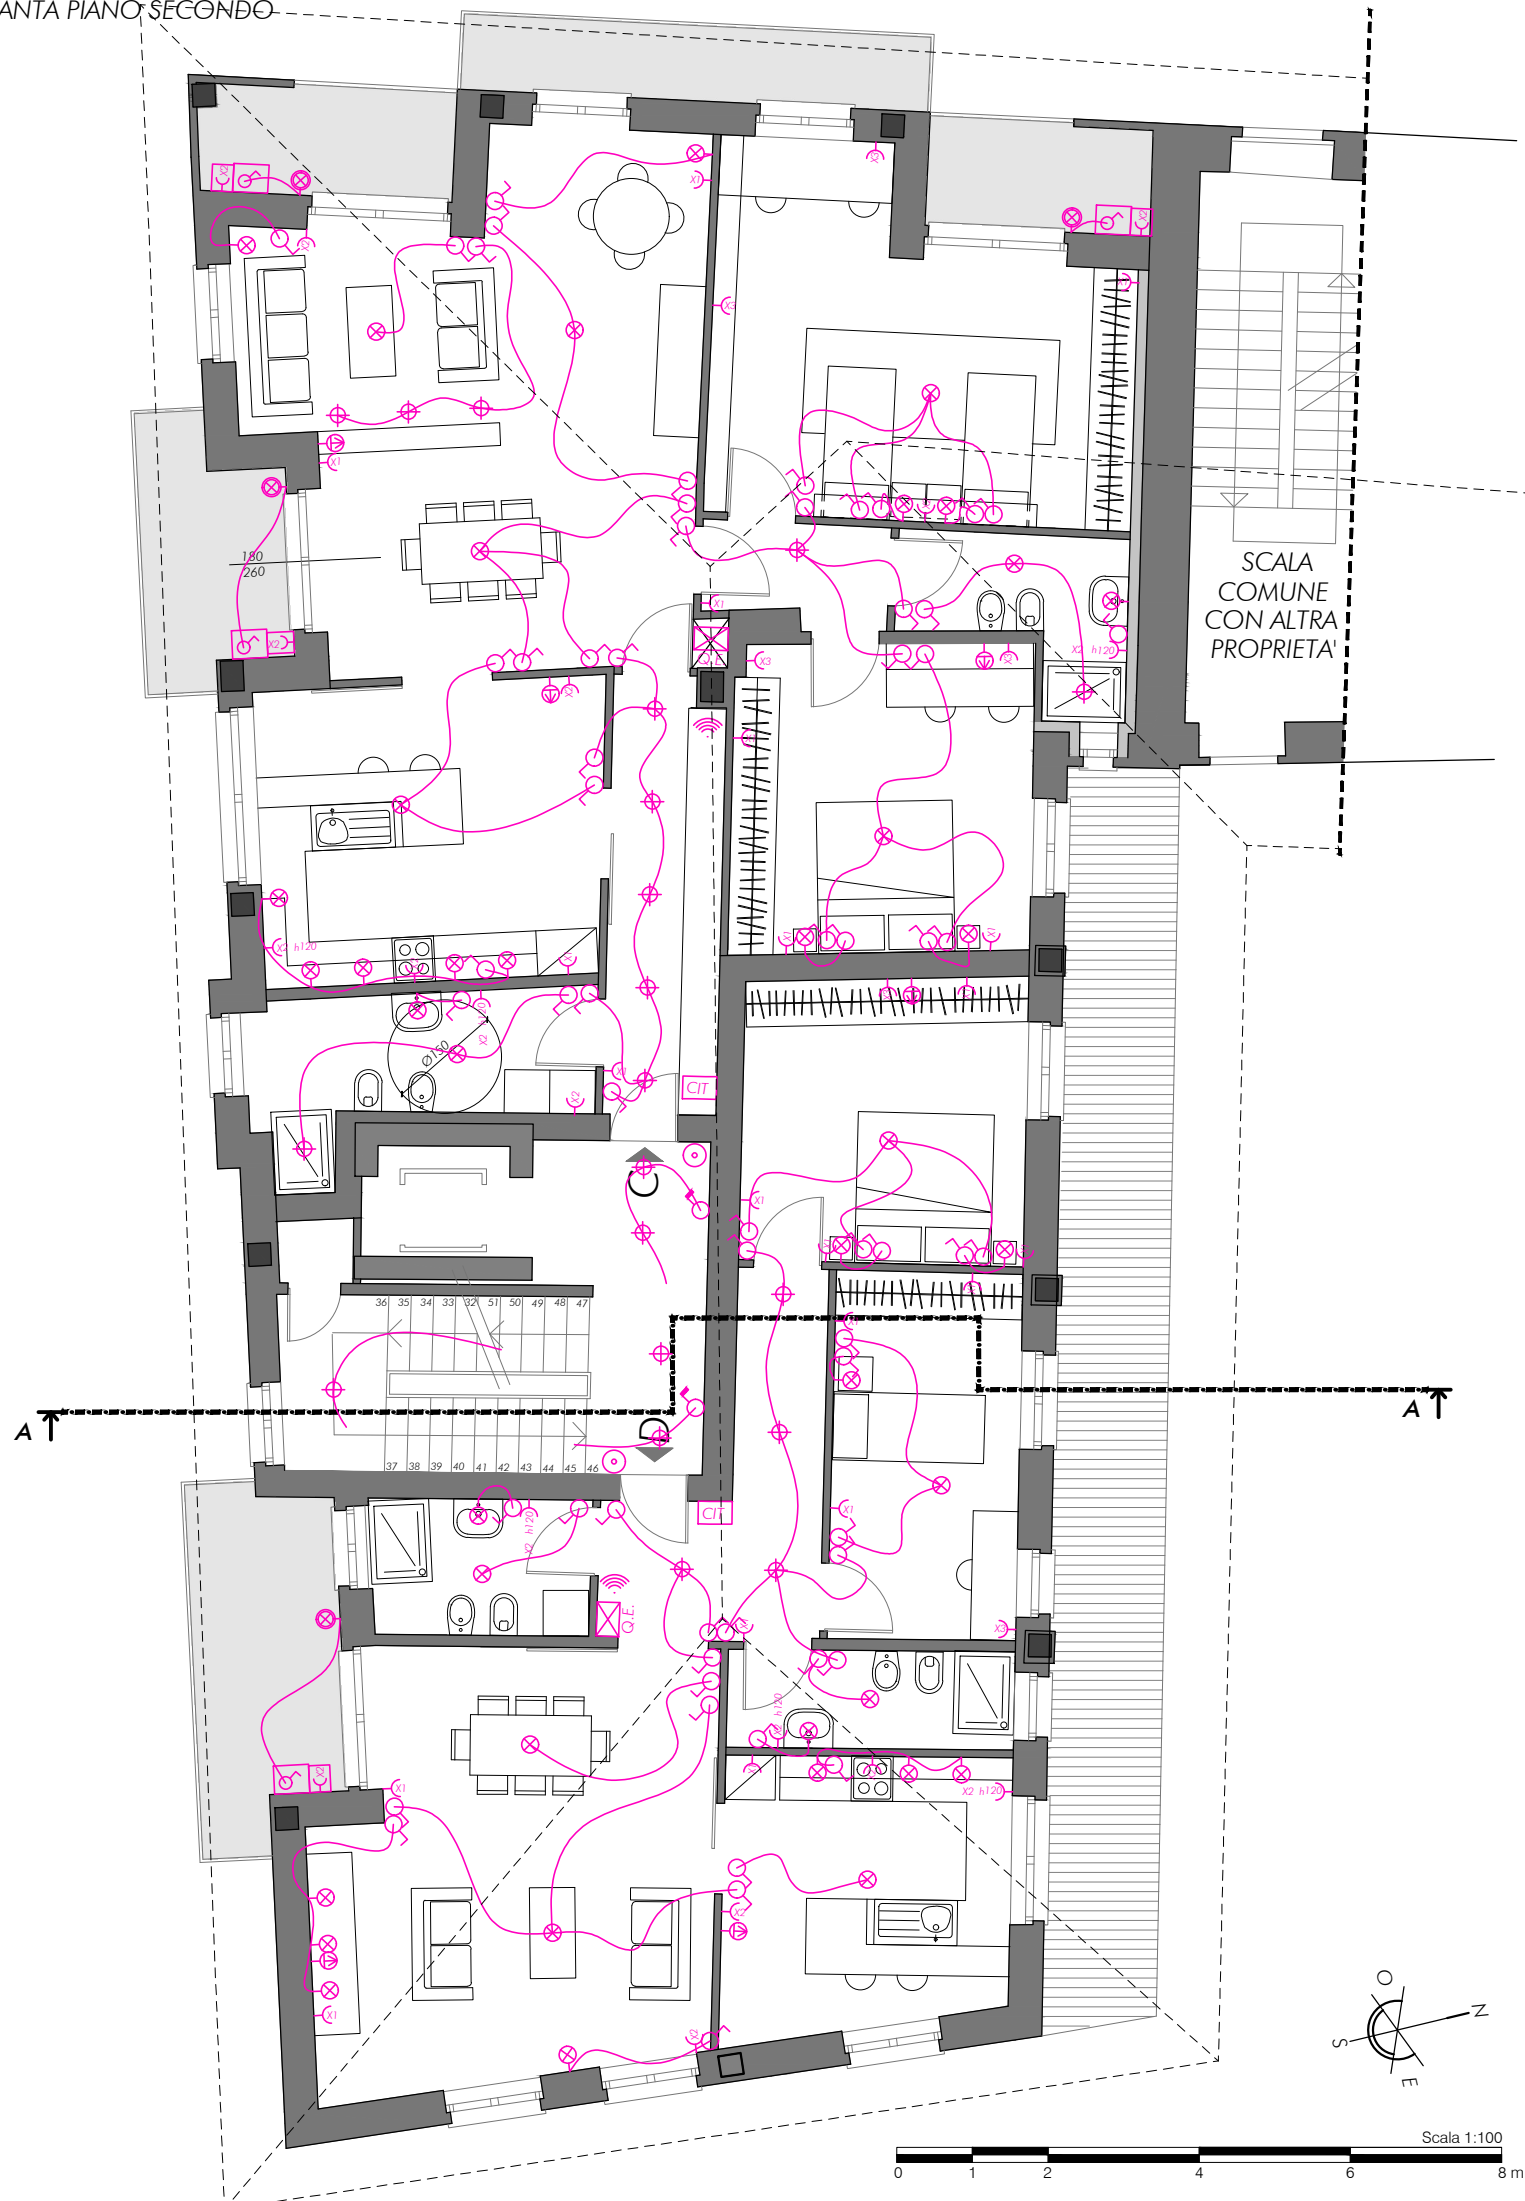

LEGENDA

- Edificio in analisi
- Edificio Caso studio
- Proprietà in comune
- Edifici circostanti

LEGENDA IMPIANTO ELETTRICO	
Simbolo	Tipologia
	Quadro elettrico
	n° Prese
	n° Prese esterne
	Campanello
	Citofono
	Sensore
	Sensore esterno
	Interruttore
	Interruttore esterno
	Lampada a soffitto - Faretto
	Lampada a soffitto esterna
	Lampadario
	Lampada a parete
	Lampada a parete esterna
	Wi fi
	TV

Tesi:
La qualità dello spazio abitativo e la sua redditività nei centri minori
Caso studio a Cavaglia

Relatore:
Prof. Ing. Paolo Piantanida

Candidata:
Valeria Vittoria Vallivero

Nome della tavola:
Impianti

Scala:
1:100

Corso di laurea in Ingegneria Edile
A.a. 2023/2024
Sessione di Laurea marzo 2024
Tesi di Laurea Magistrale